


Scale: 1:400

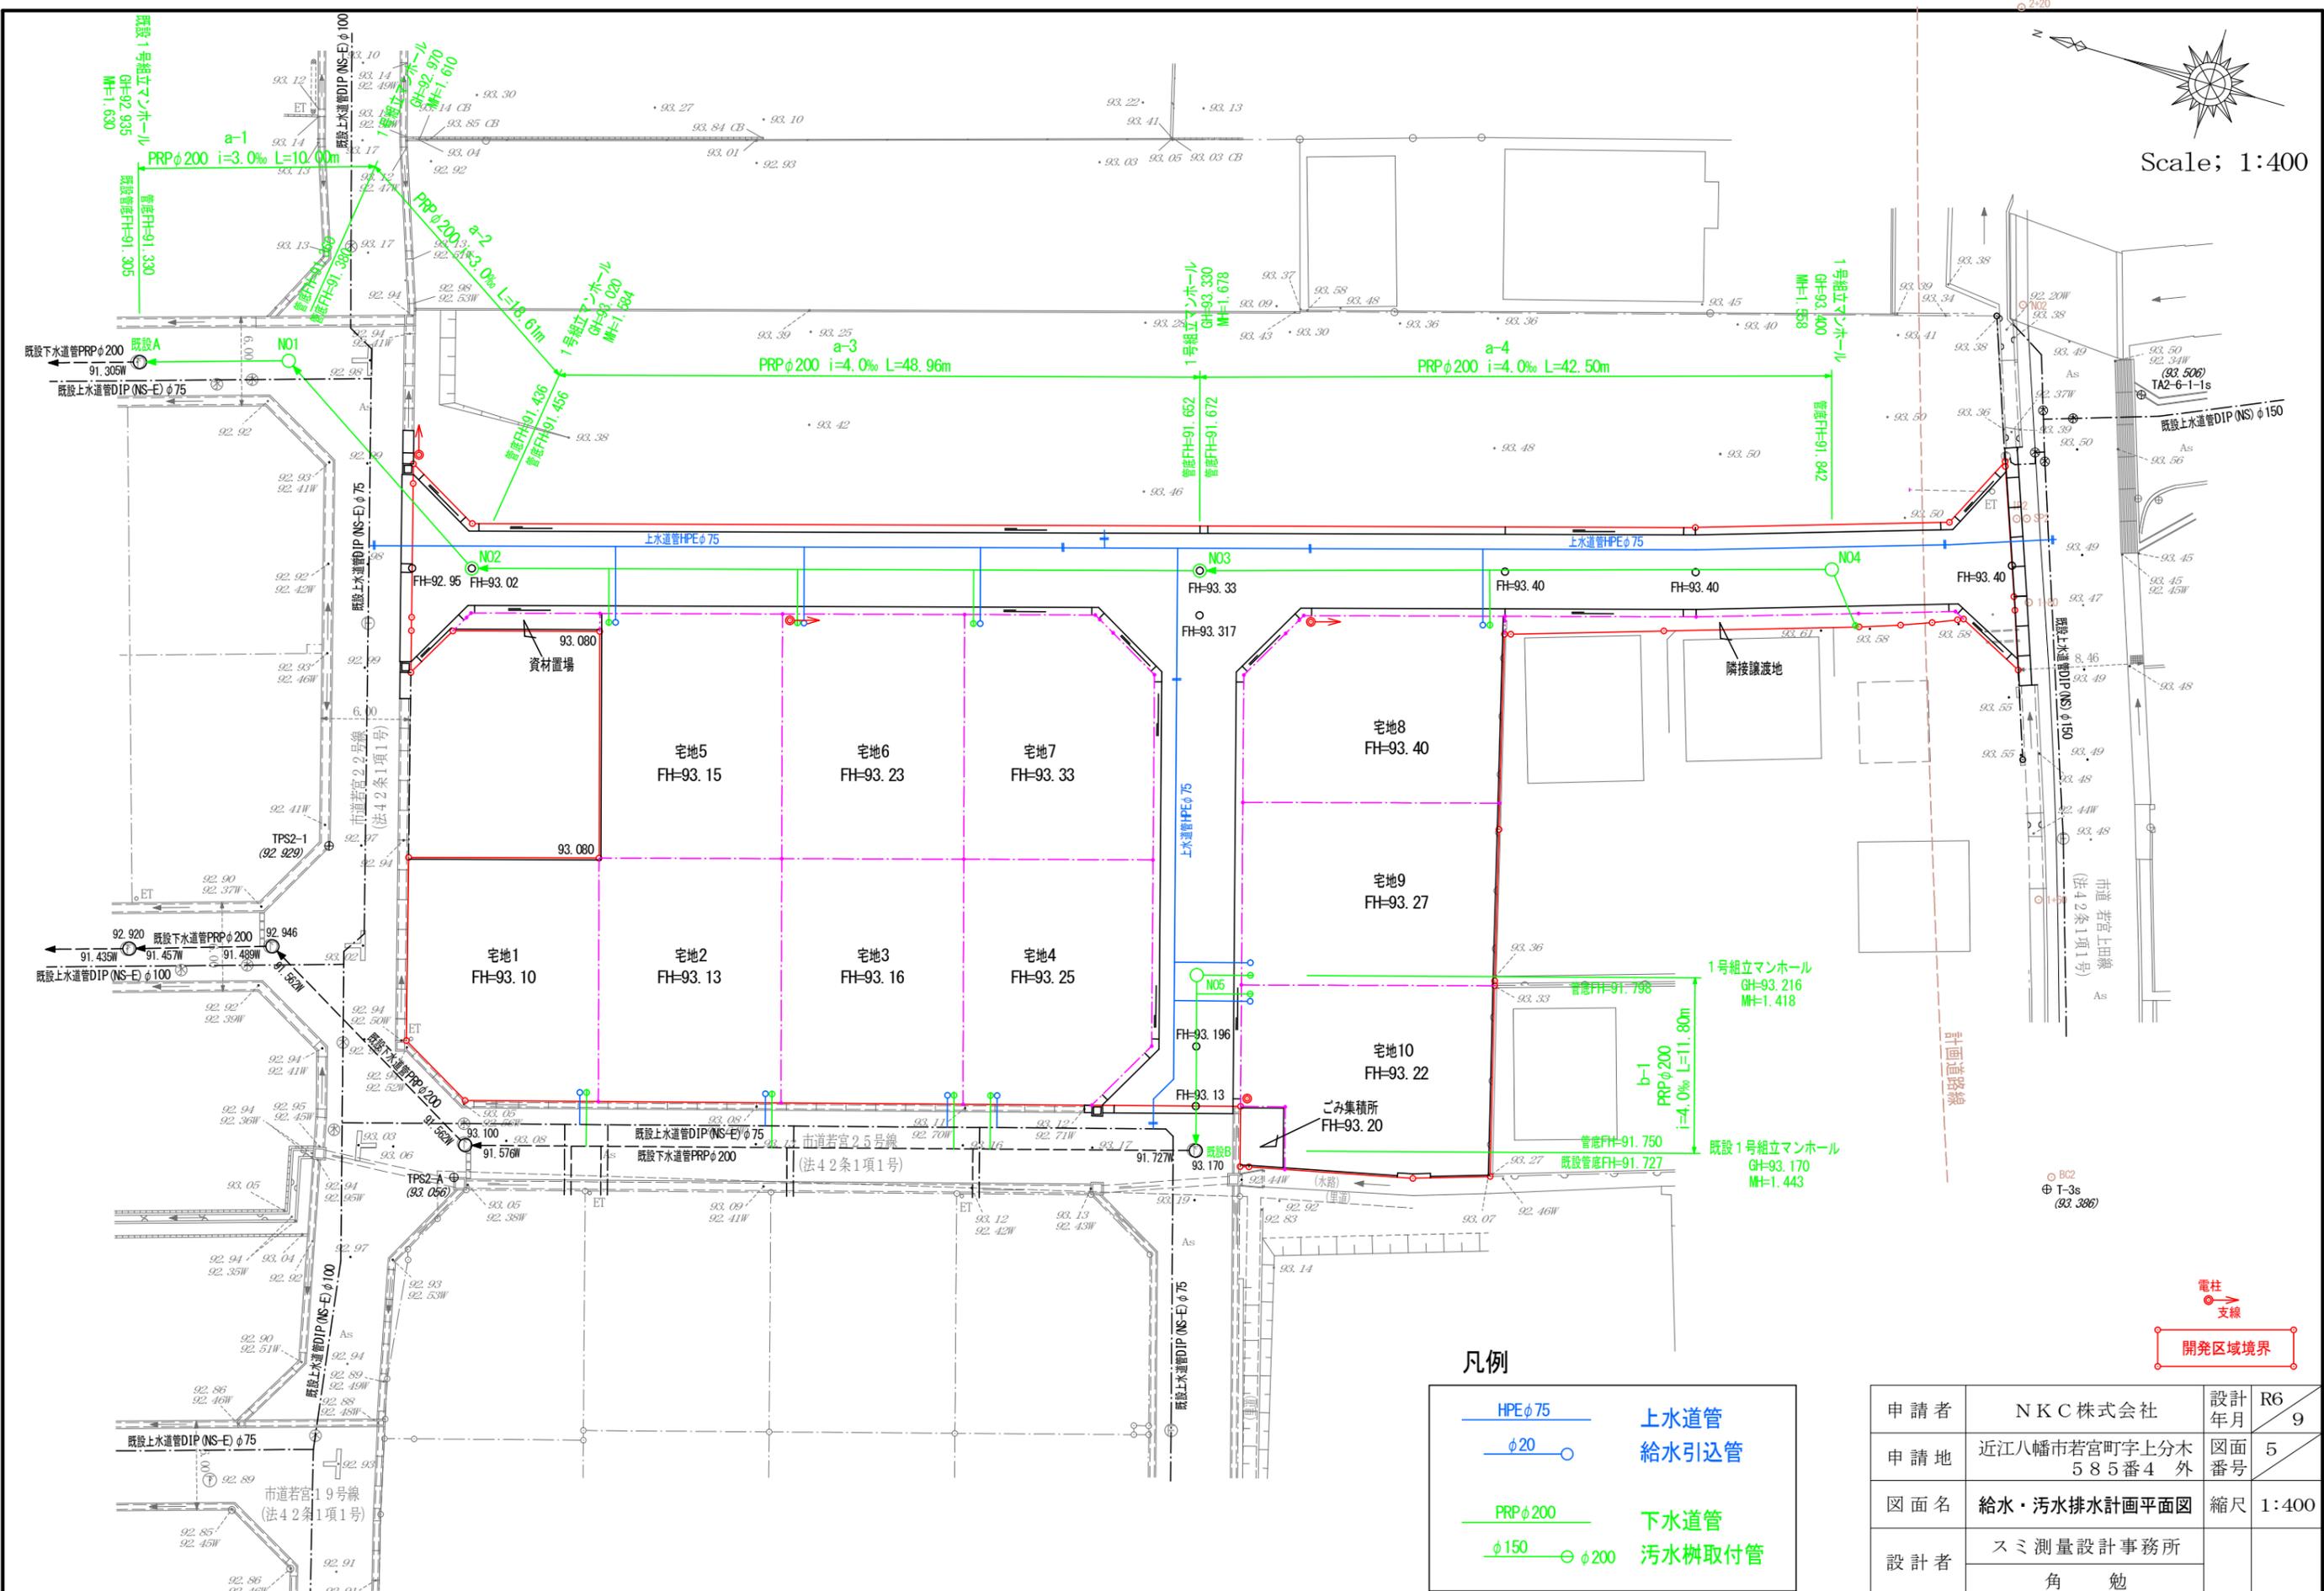

凡例

	HPEφ75	上水道管
	φ20	給水引込管
	PRPφ200	下水道管
	φ150 - φ200	汚水柵取付管



申請者	NKC株式会社	設計年月	R6 9
申請地	近江八幡市若宮町字上分木 585番4 外	図面番号	5
図面名	給水・汚水排水計画平面図	縮尺	1:400
設計者	スミ測量設計事務所 角 勉		

[本申請]